
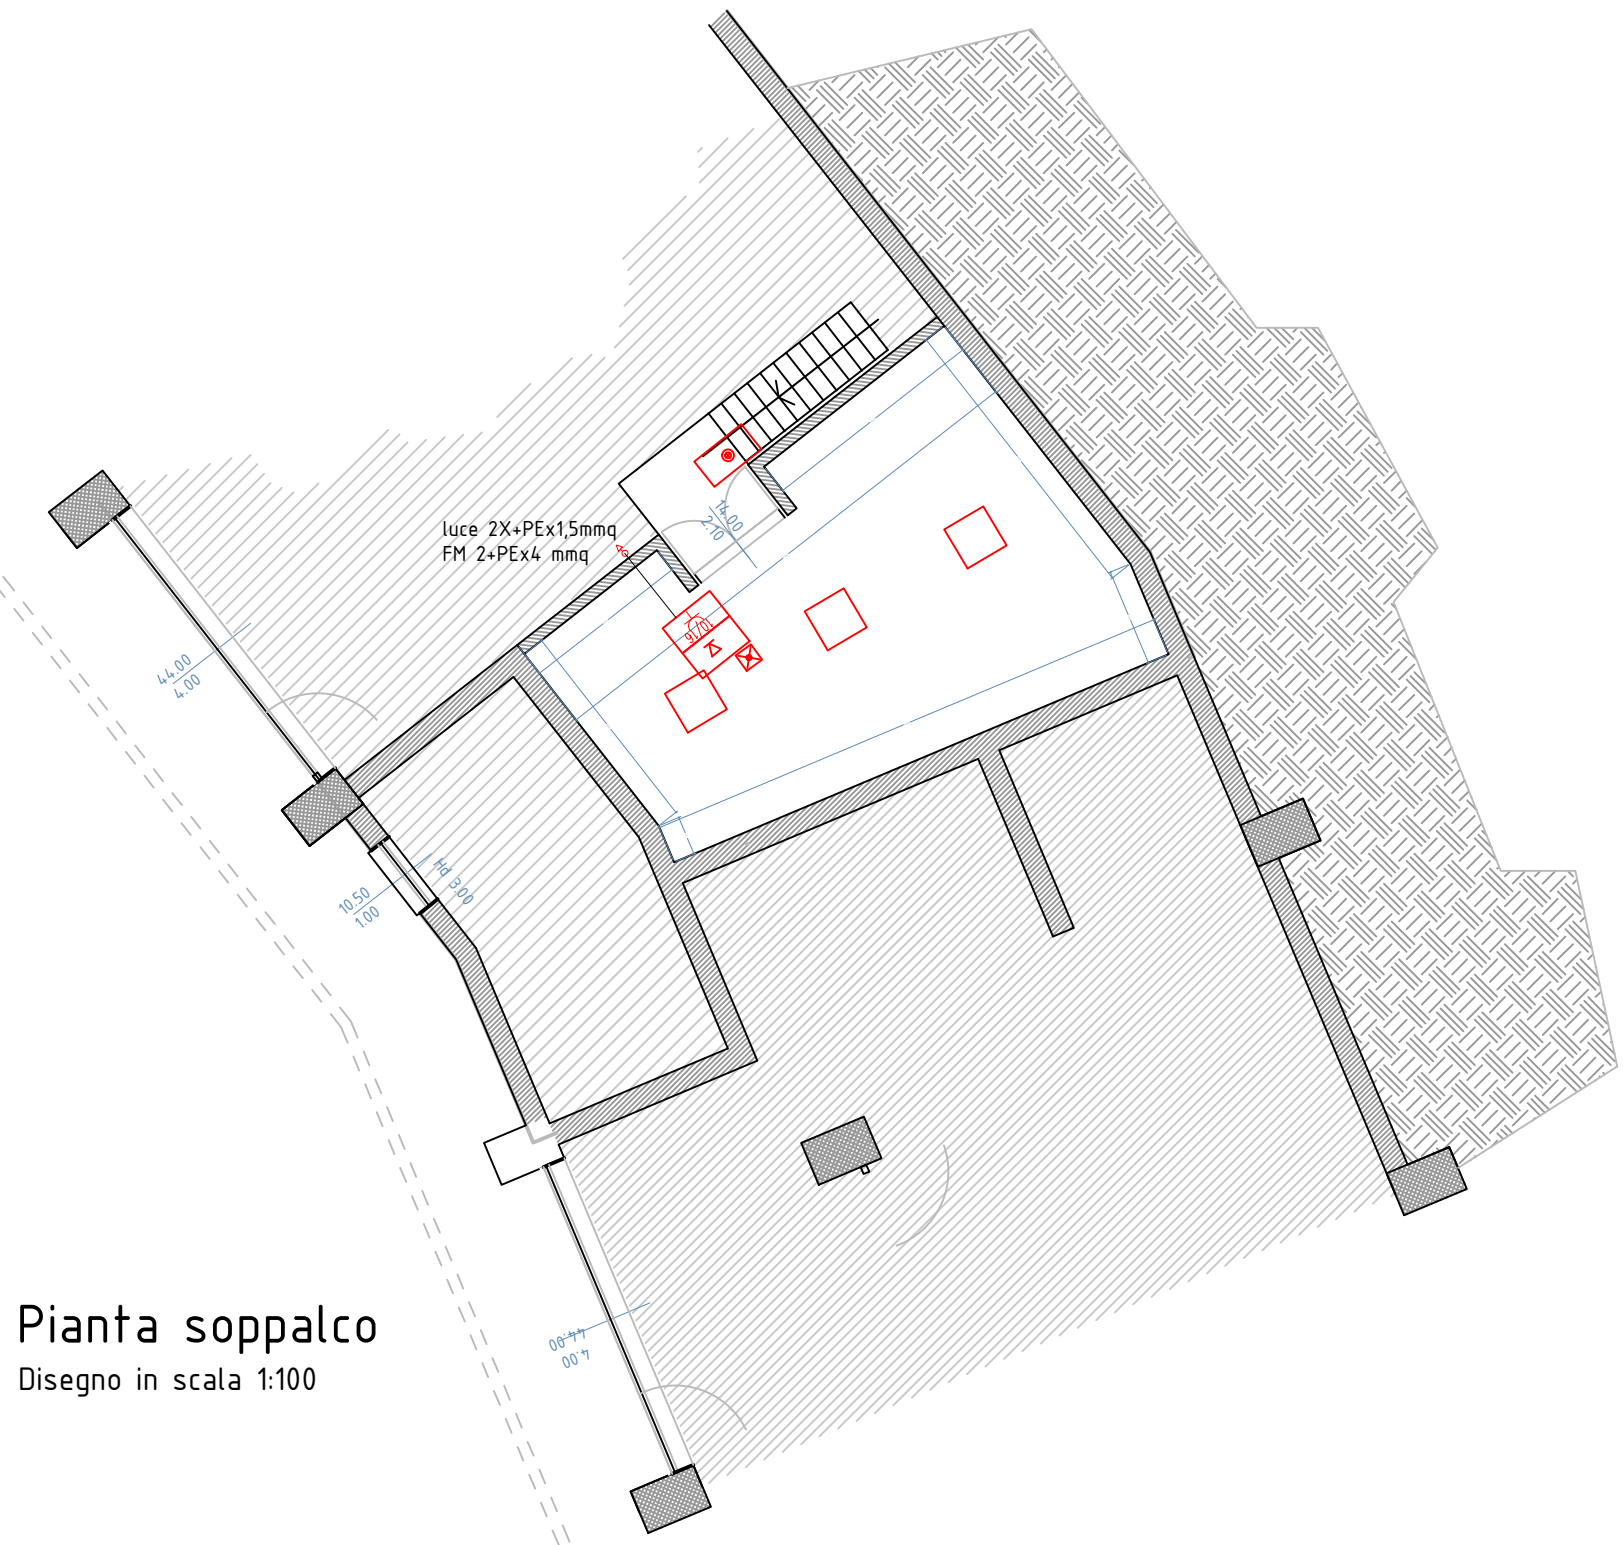


LEGENDA SEGNI GRAFICI


Simb.	Descrizione		DescrizioneSimb.
	Cassetta di connessione		Punto comando stagno
	predisposizione		Punto apparec. kNx 2/4IN
	Vaschetta a pavimento		Punto ausiliari TD trasm. dati AP diff. sonora MIC microfono TV televisione HD HDMI
	Quadro elettrico		Punto termostato
	Pres a universale		Punto sensore di presenza
	Pres a bivalente 10/16A		Inseritore allarme
	Comando motorizzazione		Punto chiamata soccorso
	Motorizzazione		Annullamento chiamata
	Collegamento equipotenziale		Orologio
	PRESE CEE		Segnalazione ottico-acust.
	Pres a stagna IP55		Pulsante sottovetro
	Aspiratore		Sensore allarme antintr.
	Punto luce		Centrale
	Punto luce a parete		Inseritore
	Lampada di emergenza		Serranda
	Punto luce con emergenza		Dispersore di terra
	Pulsante unipolare		Conduttura elettrica
	Pulsante luminoso		Montante
	Rivelatore di presenza		
	Corpo illuminante a led		

Pianta interrato
Disegno in scala 1:100

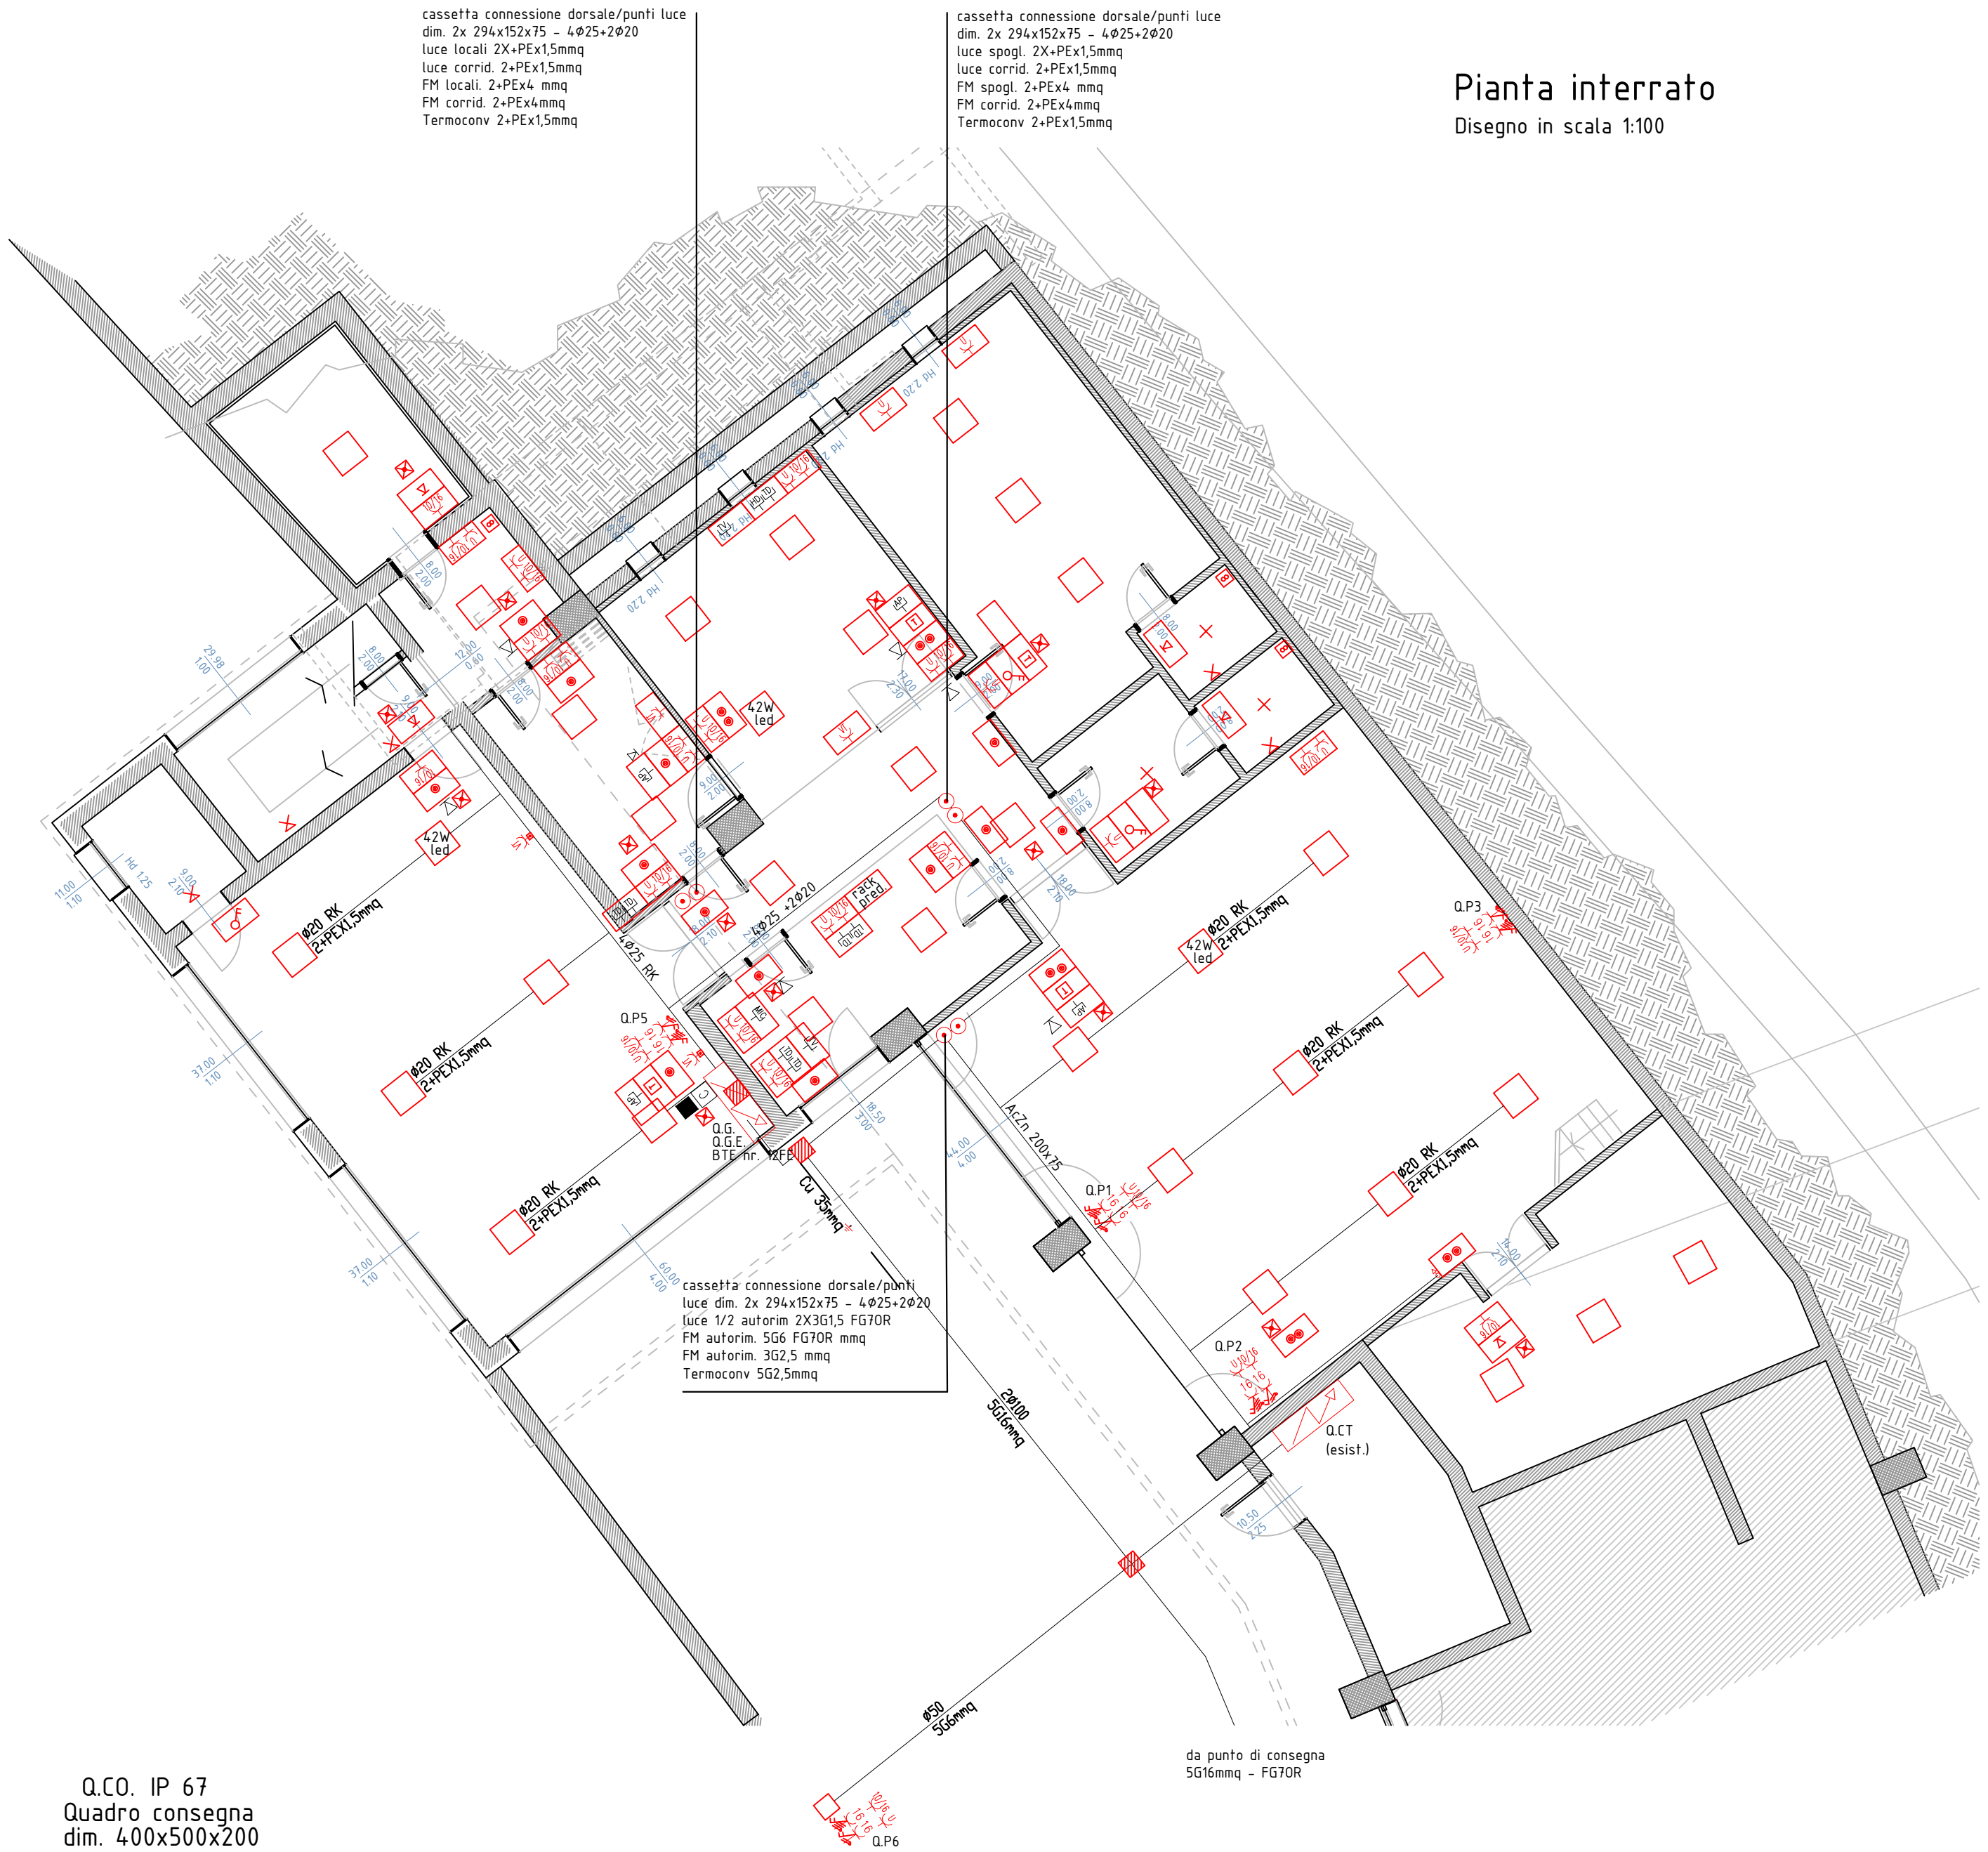


Pianta soppalco
Disegno in scala 1:100


BTE
Borchia Terminale Utente
nr. 12 FE

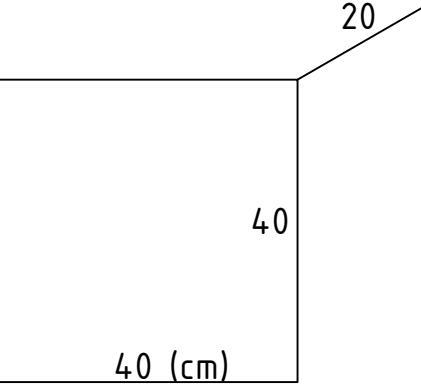


Q.G.E
Quadro Scambio
Generatore Elettrico

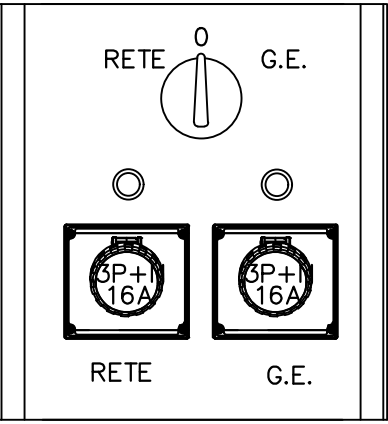


Q.P.
Quadro Prese

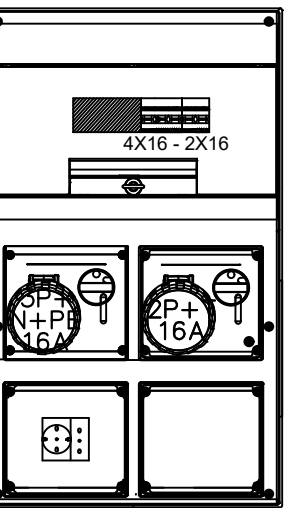

Q.C.O. IP 67
Quadro consegna
dim. 400x500x200

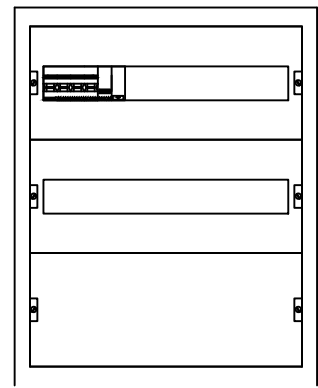


Q.G.
Quadro generale
dim. 1000x500x145

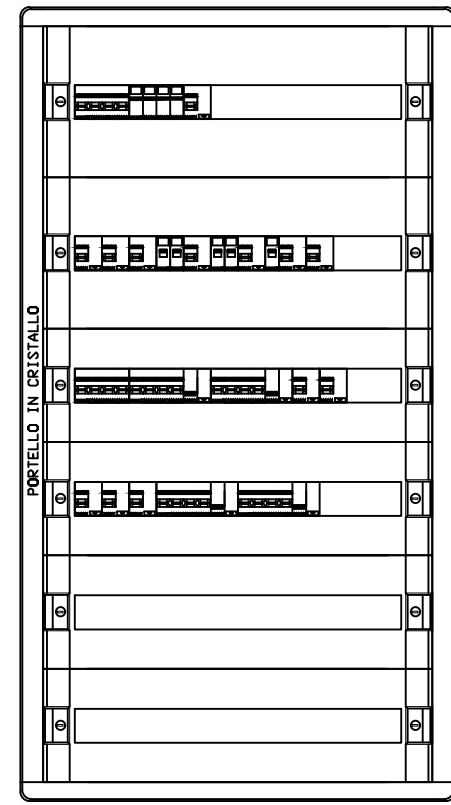

AMPLIAMENTO
E ADEGUAMENTO
CASERMA VVF
DI OSPEDALETTO

titolo del progetto

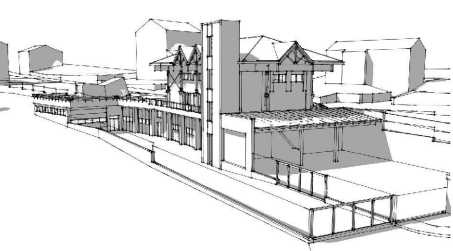

livello progettato

PROGETTO ESECUTIVO

elaborato IMP. ELETTRICO scala 1:100

data 10/12/2018

file EL.02

al.01 layout impianto elettrico.dwg d.d. 07/12/2018

oggetto

PIANTO SEMINTERRATO
E SOPPALCO

- layout impianto elettrico
- tipologie quadri e prese



Amministrazione Comunale
di OSPEDALETTO
38050 Ospedaletto (TN) Via Roma 50
Tel 0461.768333 Fax 0461.768370
ospedaletto@pec.comune.ospedaletto.tn.it



arch. Andrea Tomaselli
38059 Castel Ivano (TN) Via XXIV Maggio 24
Tel 0461.782062 Fax 0461.1860180
andrea.tomaselli@studioart.eu



P.Ind. Sandro Zortea
38050 Ospedaletto (TN) Via Roma 64
Tel e Fax 0461.768333 Cell 333.3009466
email sandro.zortea@tin.it